
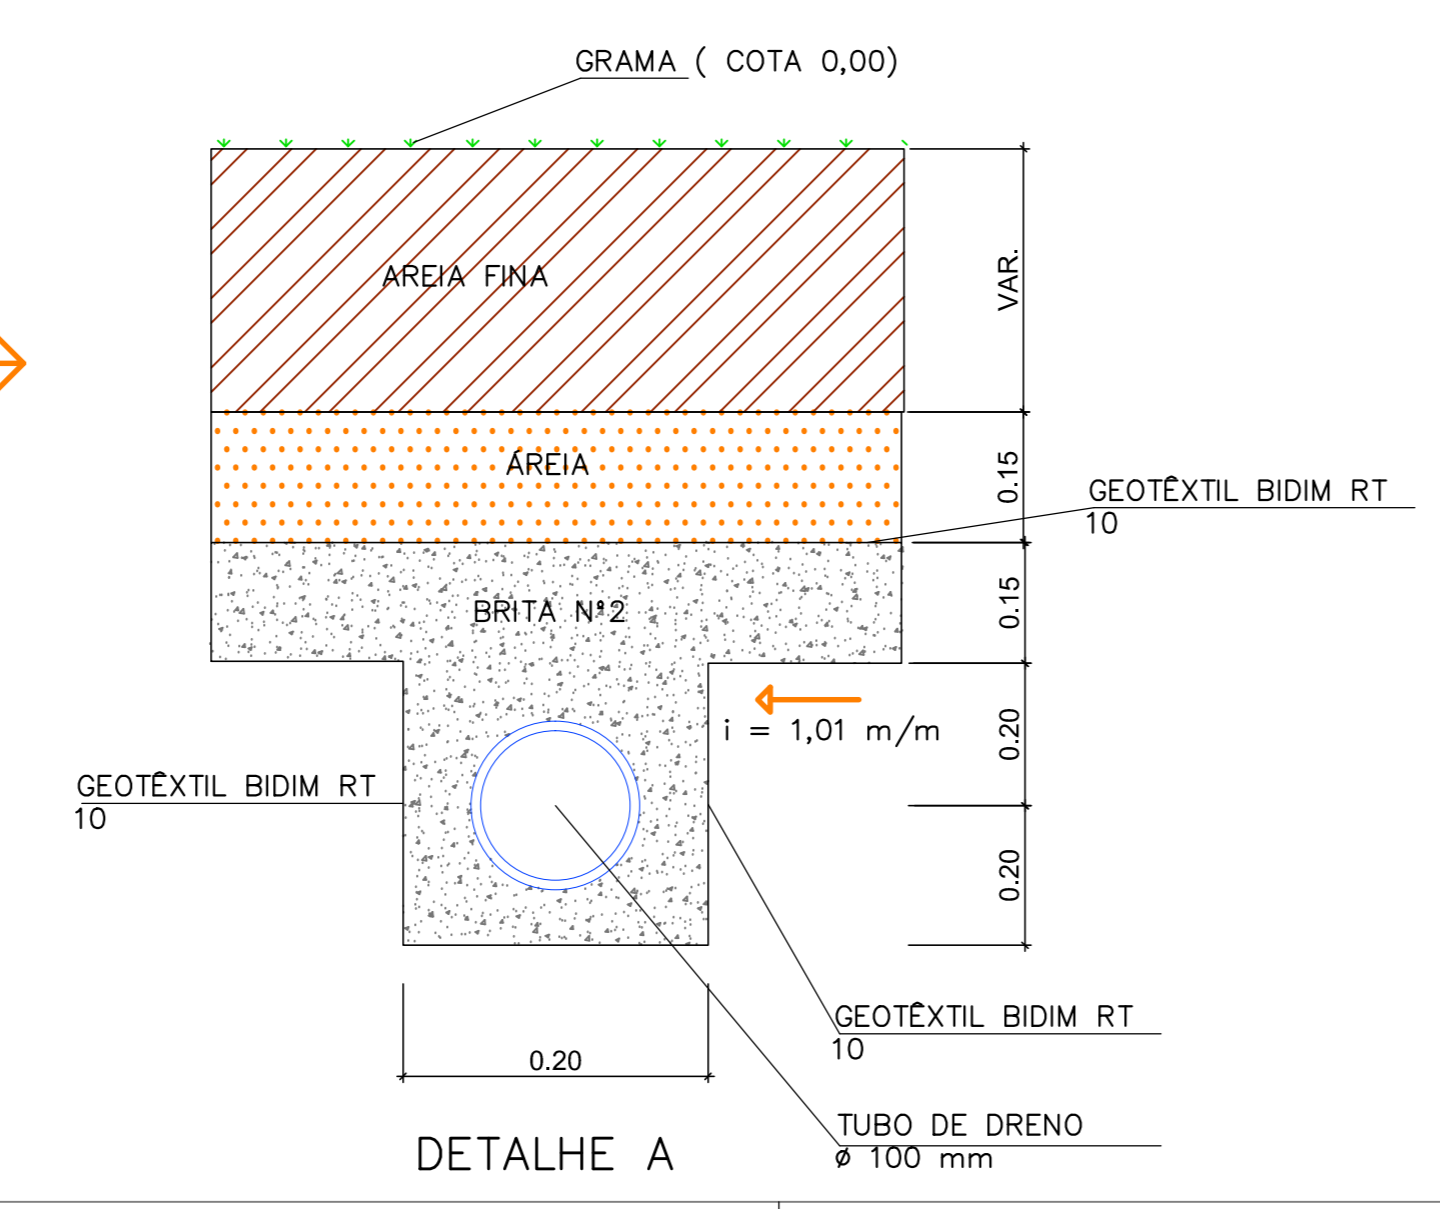


PLANTA BAIXA
ESCALA 1/150


DETALHE ESQUEMATICO DE SISTEMA DRENANTE SEMISCALA

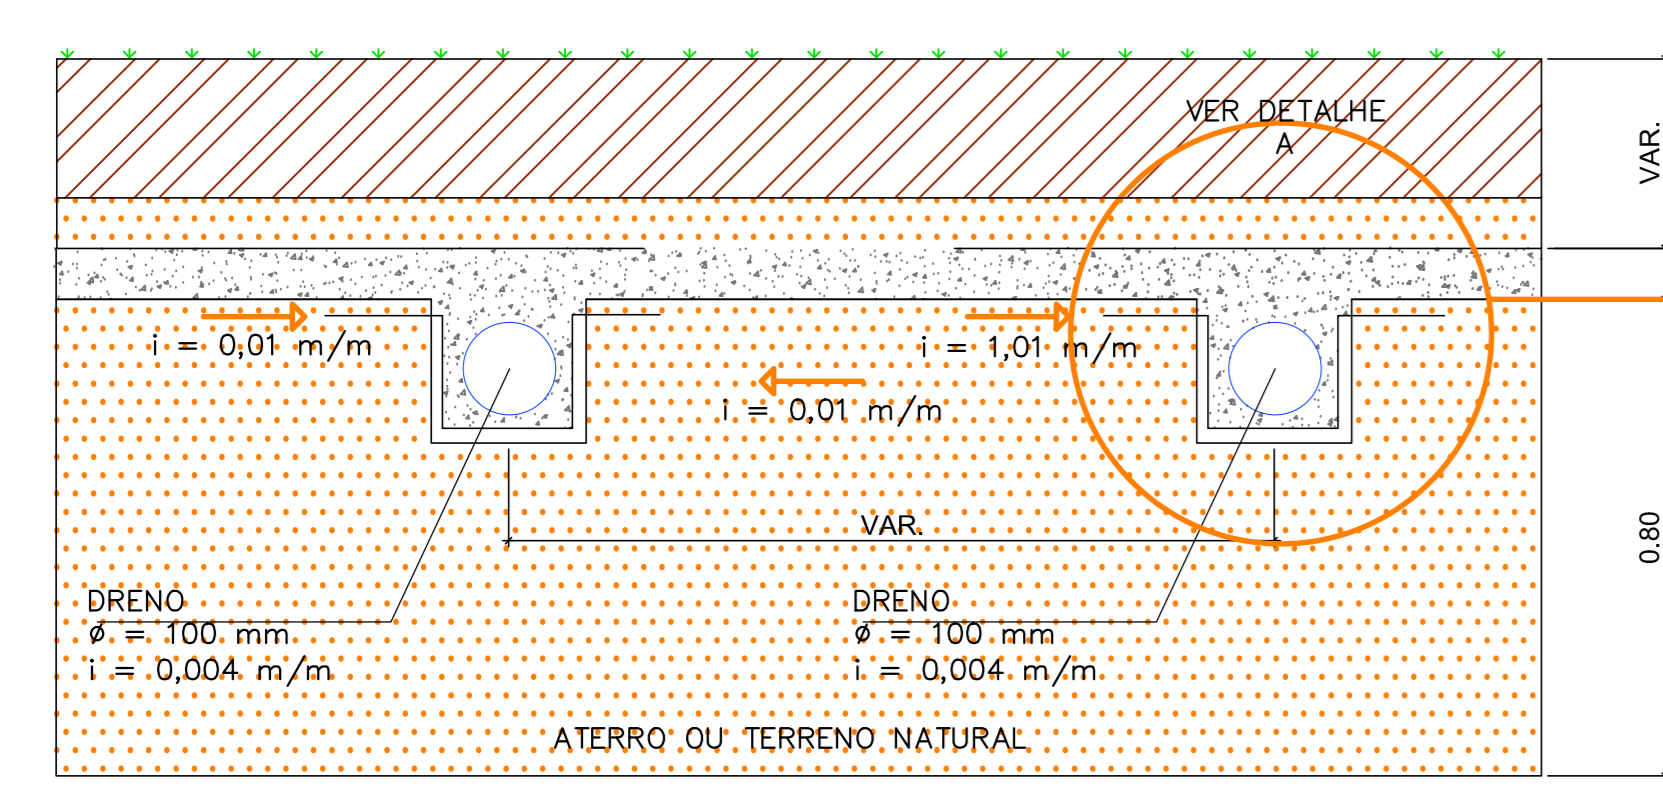

LEGENDA

- Ø (mm) TUBO PERFURADO DRENANTE
- Ø (mm) TUBO DE ESGOTO PVC
- ☒ CAIXA DE AREIA PLUVIAL SIMPLES
- ◻ JOELHO 90° - DESCE
- ⊕ JUNÇÃO DUPLA
- ⊥ PLUG
- B.01 - BOMBA EXTRAVASOR
- B.02 - BOMBA IRRIGAÇÃO

CAIXA DE AREIA (60x60cm)

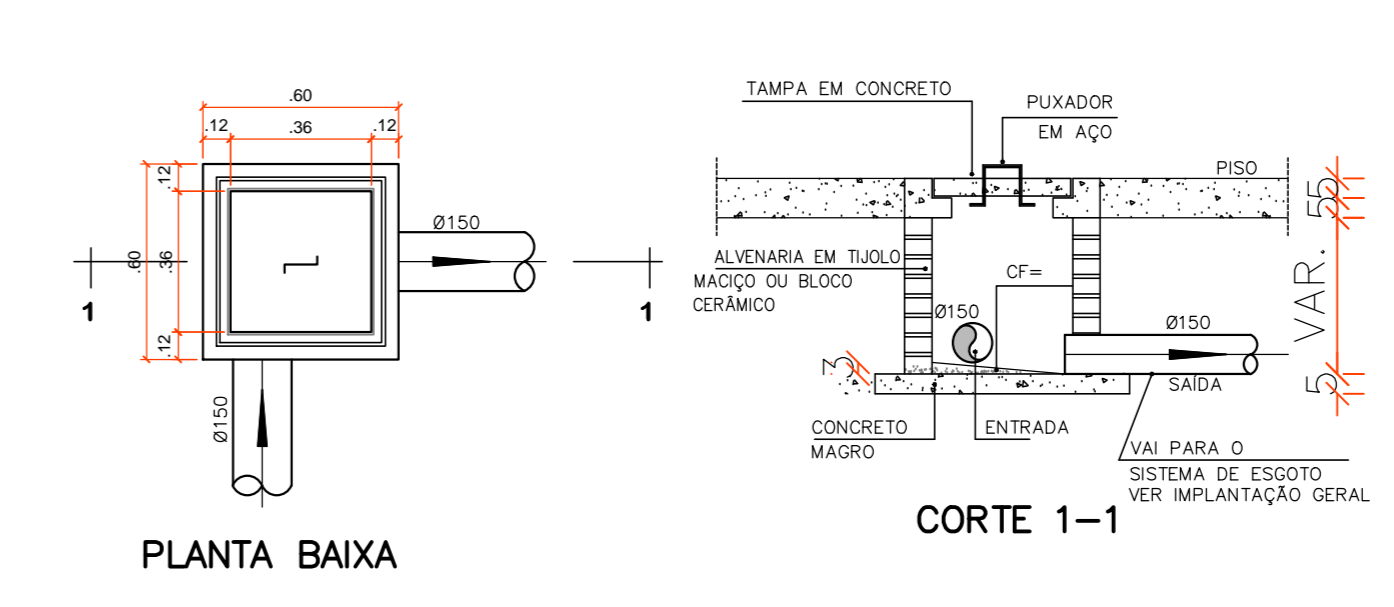

ESTADO DE SERGIPE
PREFEITURA MUNICIPAL DE BOQUIM
SECRETARIA MUNICIPAL DE OBRAS

TÉCNICO RESPONSÁVEL
ANDERSON JOSÉ DOS SANTOS
ENG.º CIVIL 2700011517-3

PROJETO DE REFORMA
ESTÁDIO JOÃO TRINDADE FILHO
PROJETO DE DRENAGEM
SITO - AVENIDA CAJAZEIRAS - BOQUIM - SERGIPE

DATA: 30/01/2018	PROJETO: DRENAGEM	Nº:
ESCALA: 1/150	PLANTAS: PLANTA BAIXA, CORTES E DETALHES	COD. PROJ. BLOCO FOLHA: 00 01/01