




PLANTA BAIXA VESTIÁRIOS/DEPÓSITO
ESCALA 1/50

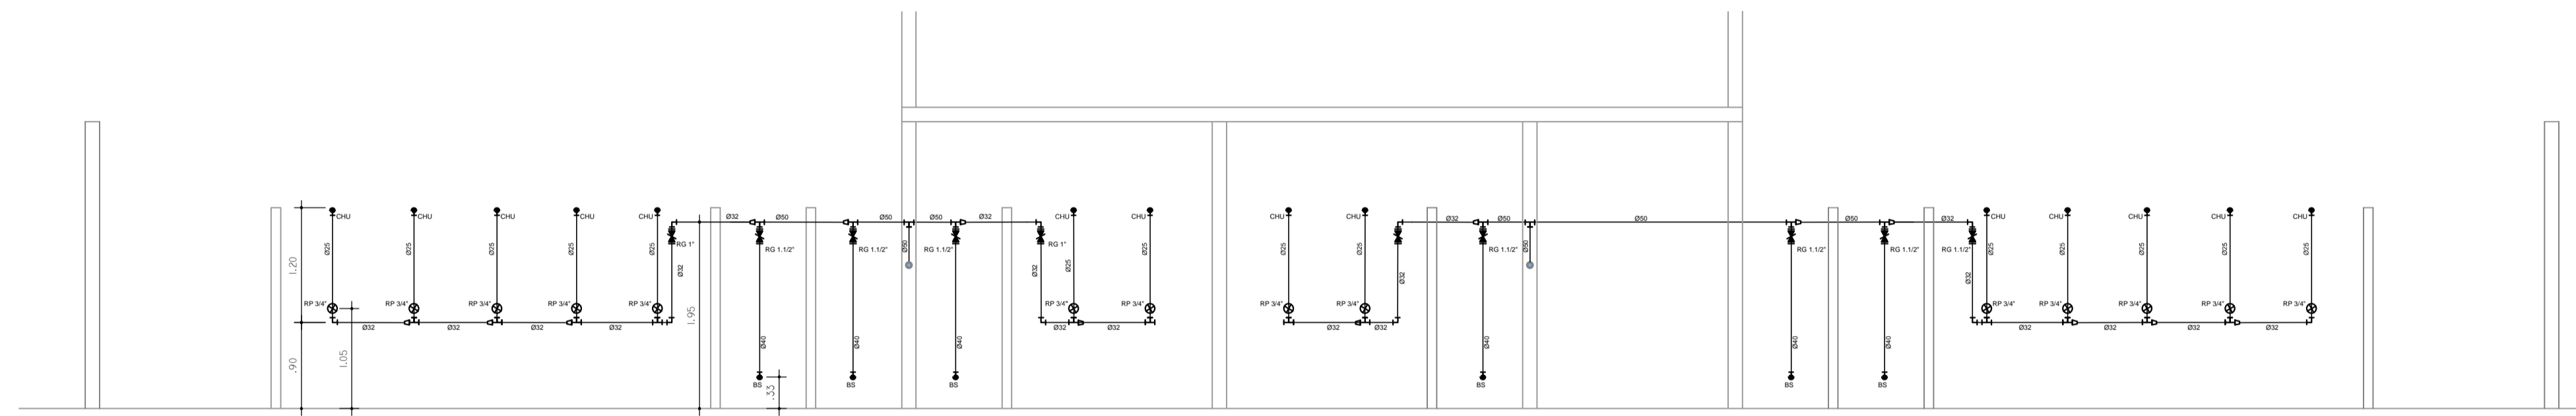


VISTA "A" VESTIÁRIOS/DEPÓSITO
ESCALA 1/50

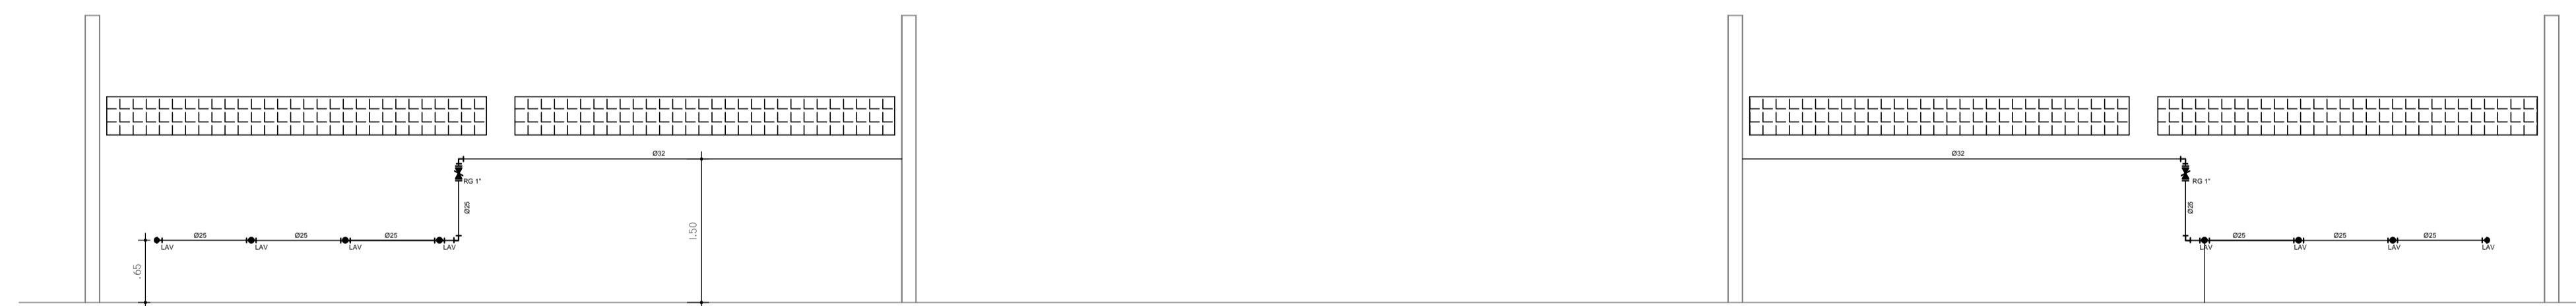


VISTA "B" VESTIÁRIOS/DEPÓSITO
ESCALA 1/50

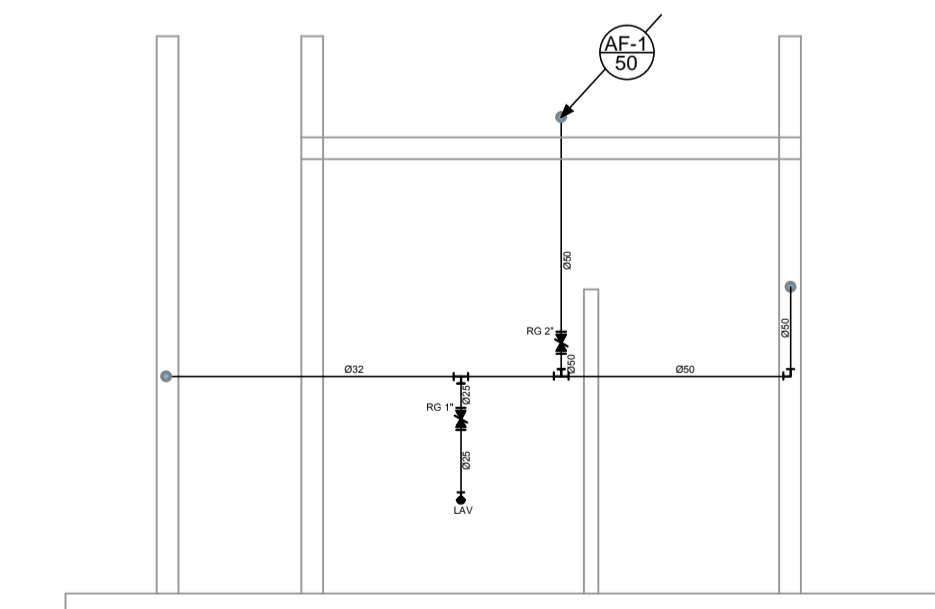

VISTA "C" VESTIÁRIOS/DEPÓSITO
ESCALA 1/50

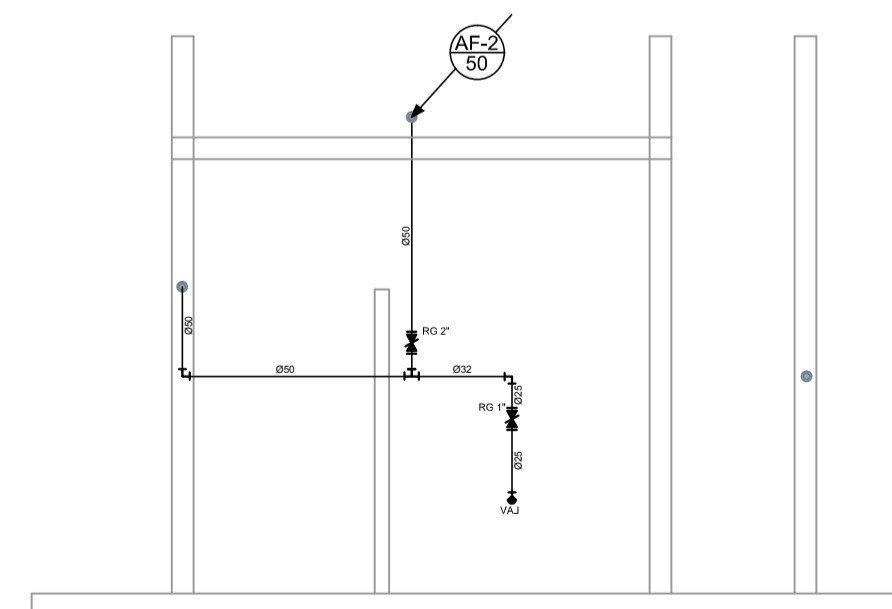

VISTA "D" VESTIÁRIOS/DEPÓSITO
ESCALA 1/50

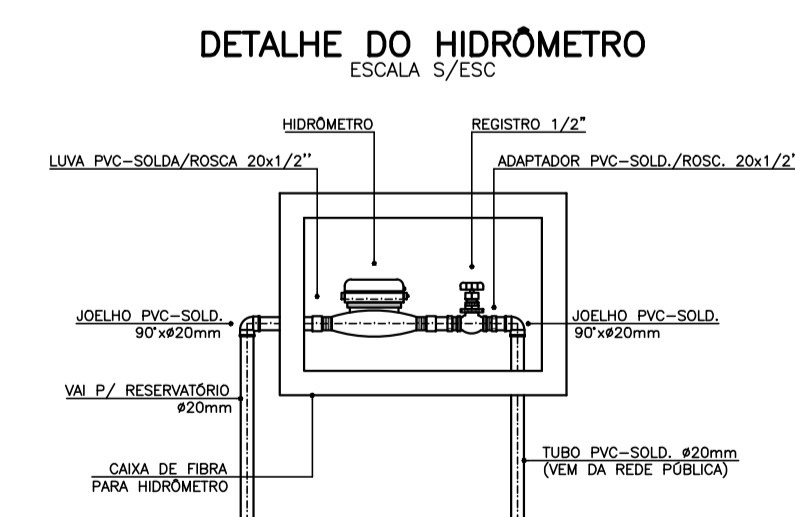


DETALHE DO HIDRÔMETRO
ESCALA 5/ESC

LEGENDA	
	- HIDRÔMETRO - HID
	- REGISTRO DE GAVETA - RG
	- CONEXÕES
	- CONJUNTO MOTO-BOMBA
	- TUBULAÇÃO DE FERRO GALVANIZADO
	- TUBULAÇÃO DE PVC RÍGIDO CLASSE 15
	- TUBULAÇÃO QUE SOBE
	- TUBULAÇÃO QUE DESCE
	- TUBULAÇÃO QUE PASSA
	- TORNEIRA DE BÓIA - Ø 3/4"
	- TUBULAÇÃO DE RECALQUE
	- TUBULAÇÃO DE SUÇÃO
	- TUBULAÇÃO DE ÁGUA FRIA POTÁVEL
	- TUBULAÇÃO DE EXTRAVASÃO
	- TUBULAÇÃO DE ALIMENTAÇÃO
	- TUBULAÇÃO DE DRENAGEM
	- TUBULAÇÃO DE LIMPEZA
	- ÁGUAS PLUVIAIS
	- TUBULAÇÕES QUE CRUZAM
	- RALO SECO - RS
	- CAIXA DE REGISTRO - CRG
	- CAIXA DE BRITA - CB
	- CAIXA DE TORNEIRA DE DRENAGEM - CTD
	- INDICAÇÃO DE VISTA

NOTAS:

- AS TUBULAÇÕES E CONEXÕES DE ÁGUA FRIA SERÃO EM PVC RÍGIDO SOLDÁVEL CLASSE 15, TIPO TIGRE, AMANCO OU EQUIVALENTE;
- AS VÁLVULAS DE DESCARGA DAS BACIAS SANITÁRIAS DEVERÃO SER DE TEMPO DE FECHAMENTO LENTO, TIPO DOCOL, DECA OU EQUIVALENTE;
- TODOS OS REGISTROS DE GAVETA E DE PRESSÃO DEVERÃO SER METÁLICOS, TIPO DOCOL, DECA OU EQUIVALENTE;
- A ALTURA DOS PONTOS DE UTILIZAÇÃO DE ÁGUA ESTÁ PADRONIZADA E COTADAS NOS DESENHOS;

DETALHE MONTAGEM DOS RESERVATÓRIOS

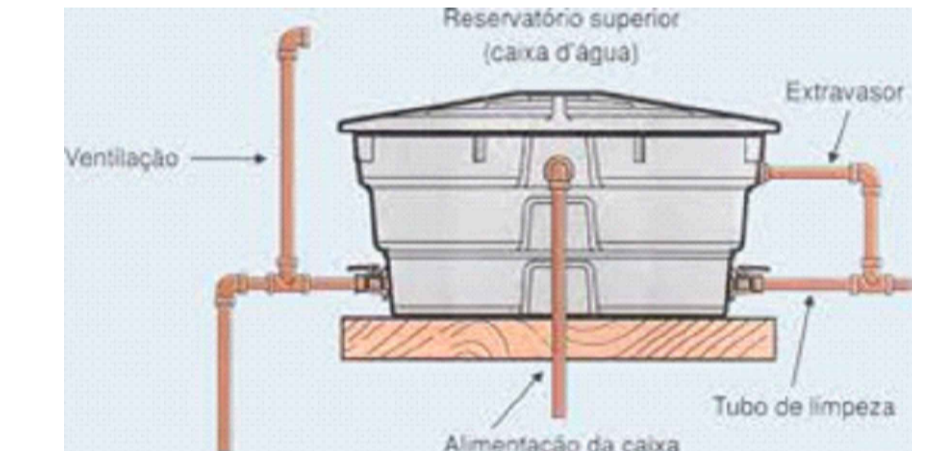

ESTADO DE SERGIPE
PREFEITURA MUNICIPAL DE BOQUIM
SECRETARIA MUNICIPAL DE OBRAS

TÉCNICO RESPONSÁVEL
ANDERSON JOSÉ DOS SANTOS
ENG. CIVIL 270051157-3

PROJETO DE REFORMA
ESTÁDIO JOÃO TRINDADE FILHO
VESTIÁRIOS/DEPÓSITO
SITO - AVENIDA CAJAZEIRAS - BOQUIM - SERGIPE

DATA:	PROJETO	Nº
30/01/2018	INSTALAÇÕES HIDRÁULICAS	
ESCALA:	PLANTAS	COD. PROJ. BLOCO FOLHA
1/50	PLANTA BAIXA E VISTAS	00 01/01