



INSTALAÇÃO SANITÁRIA
PLANTA BAIXA
ESCALA 1/100

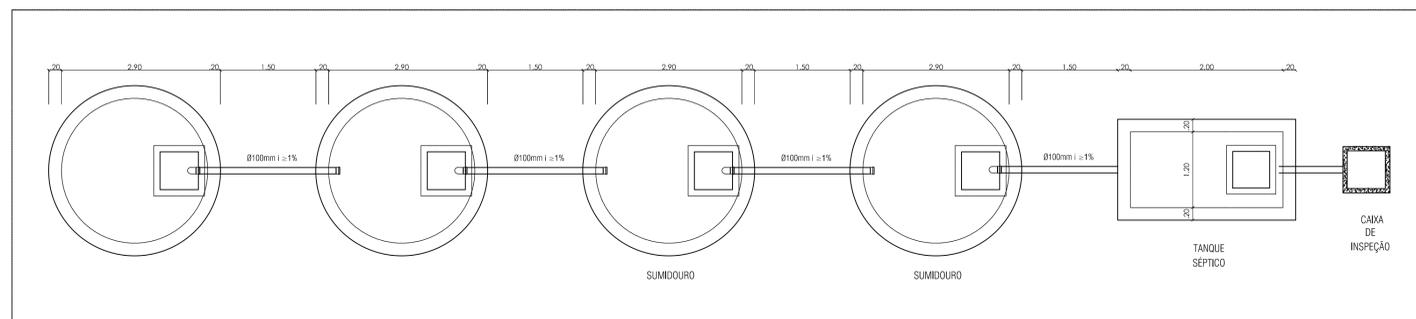



INSTALAÇÃO SANITÁRIA
SEM ESCALA

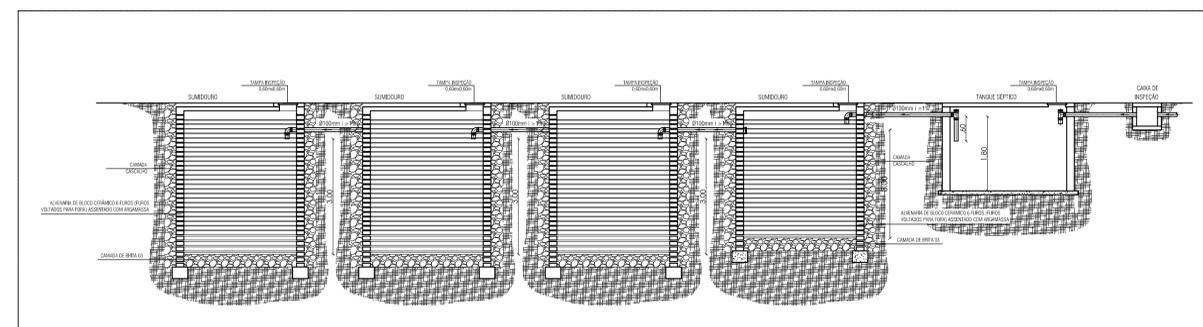


CORTE ESQUEMÁTICO
SEM ESCALA

NOTAS IMPORTANTES	
01	Os tubos de PVC para esgoto e águas pluviais serão brancos, soldáveis, com ponta e bolsa, de acordo com as recomendações da NBR 8160/99 e NBR 611/68, respectivamente.
02	Em todas as pias de cozinha e lavatório dos banheiros devem ser prevista a instalação do sifão.
03	Nos tubos de ventilação devem ser previstos terminais de ventilação.


CONVENÇÕES	
CI	Caixa de inspeção (60cm x 60cm)
CG	Caixa de gordura (40cm x 40cm)
CS	Caixa de sabão (40cm x 40cm)
TQ	Tubo de queda
TV	Tubo de ventilação

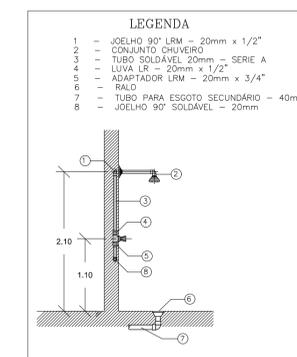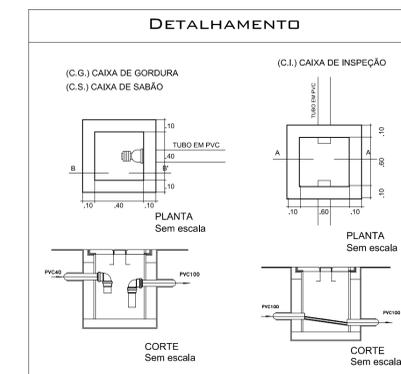

DETALHE DA INSTALAÇÃO - CHUVEIRO
SEM ESCALA

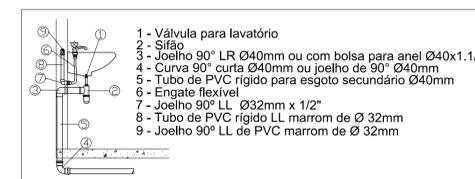

DETALHE DA INSTALAÇÃO - LAVATÓRIO
SEM ESCALA

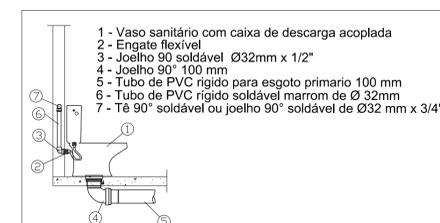

DETALHE DA INSTALAÇÃO - BACIA ACOPLADA
SEM ESCALA

Nº	DESCRIÇÃO	REVISÃO	DATA	PROJETADO	DESENHADO

GOVERNO DO ESTADO DO SERGIPE
SECRETARIA DE ESTADO DO TURISMO - SETUR

SERVIÇO TÉCNICO ESPECIALIZADO PARA A ELABORAÇÃO DE ESTUDOS DE VIABILIDADE E DE PROJETOS BÁSICO E EXECUTIVO PARA A CONTRATAÇÃO DE ATERROS SANITÁRIOS NOS MUNICÍPIOS DE INTERVENÇÃO DO PROGRAMA DE DESENVOLVIMENTO DO TURISMO PRODETUR SERGIPE

PRODUTO 7A - PROJETO EXECUTIVO DAS OBRAS DE ENGENHARIA
PROJETO DE INST. HIDRÁULICAS - CENTRO DE TRIAGEM DE CANINDE DE SÃO FCO
PLANTA BAIXA, CORTES E DETALHES - UNIDADE DE BENEFICIAMENTO DE REJEITOS

CONTRATO: 007/2016	ESCALA: INDICADA	DESENHISTA: MICHEL AWESQUE
RESPONSÁVEIS TÉCNICOS: Engº Adonil de Souza Porto CREA - 5297-0/CE	DATA: JULHO/2019	DESENHO: 02/02
ARQUIVO: 02_Unidade De Beneficiamento De Rejeitos.dwg		

CONSORCIO: