
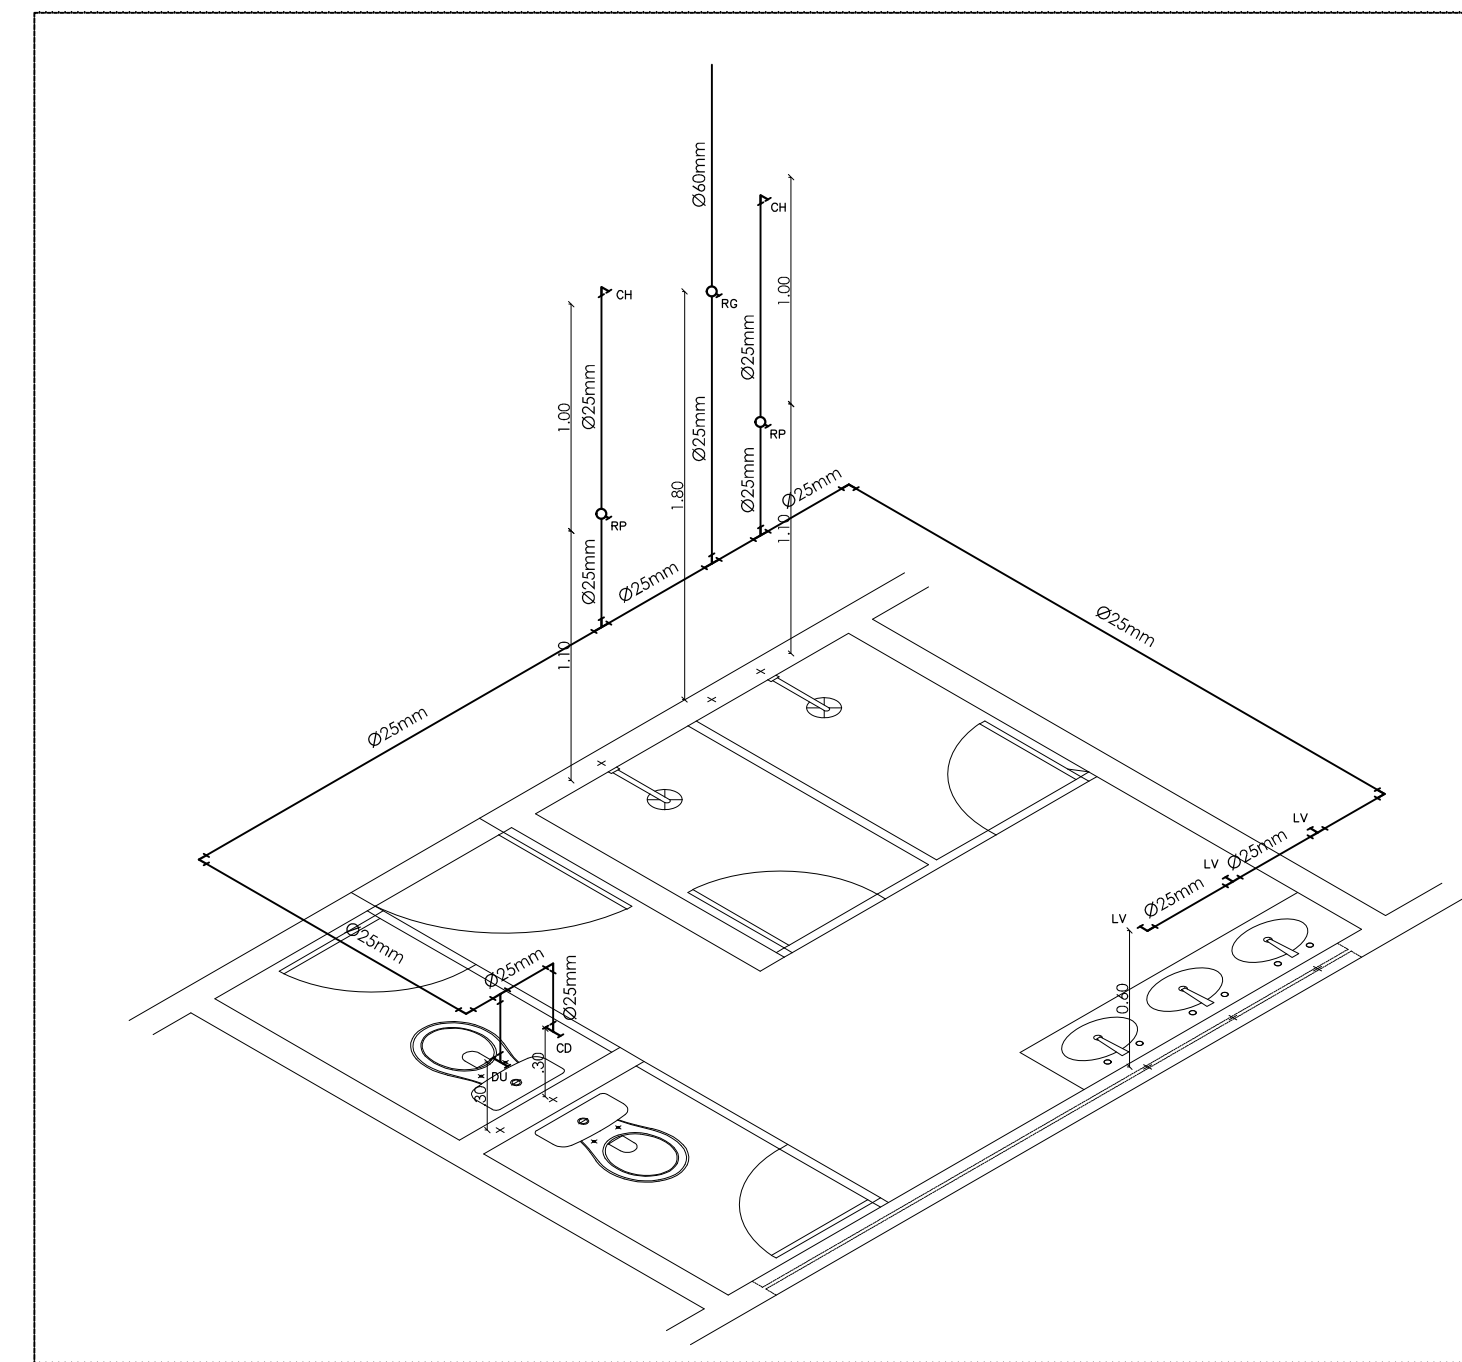
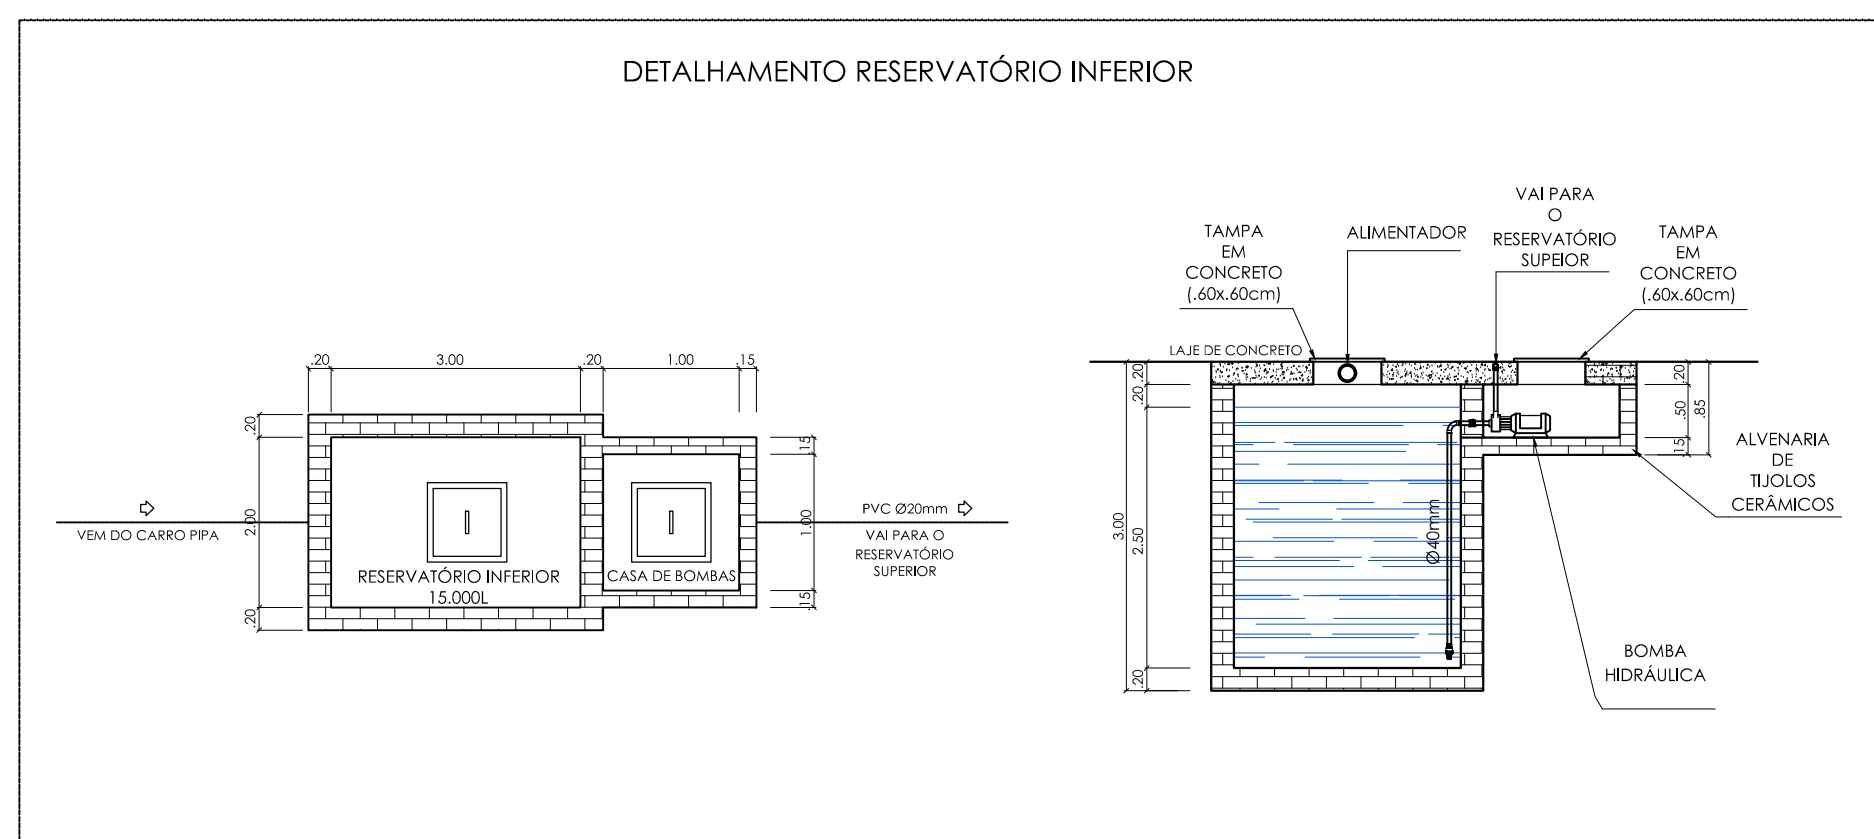


| PONTOS DE UTILIZAÇÃO | | |
|---------------------------------|-----------|---------|
| PONTOS | ABREVIÇÃO | ALTURA |
| BACIA SANITÁRIA COM CX.ACOPLADA | CD | 30 cm. |
| BACIA SANITÁRIA | BS | 30 cm. |
| BANHEIRA | BN | 40 cm. |
| DUCHA | DU | 30 cm. |
| LAVATÓRIO | LV | 60 cm. |
| LAVATÓRIO DE BANCADA | LB | 60 cm. |
| MAQ.LAVAR ROUPA | MLR | 60 cm. |
| MAQ.LAVAR LOUÇA | MLL | 60 cm. |
| PIA DE COZINHA | PI | 110 cm. |
| TANQUE | TQ | 110 cm. |
| REGISTRO DE PRESSÃO | RP | 110 cm. |
| REGISTRO DE GAVETA | RG | 180 cm. |
| ESGUICHO | ES | 110 cm. |
| MICTÓRIO | MI | 35 cm. |
| CHUVEIRO | CH | 210 cm. |
| TORNEIRA DE JARDIM | TJ | 40 cm. |

INSTALAÇÃO HIDRÁULICA
PLANTA BAIXA
ESCALA 1/100

INSTALAÇÃO HIDRÁULICA
COBERTURA
ESCALA 1/100

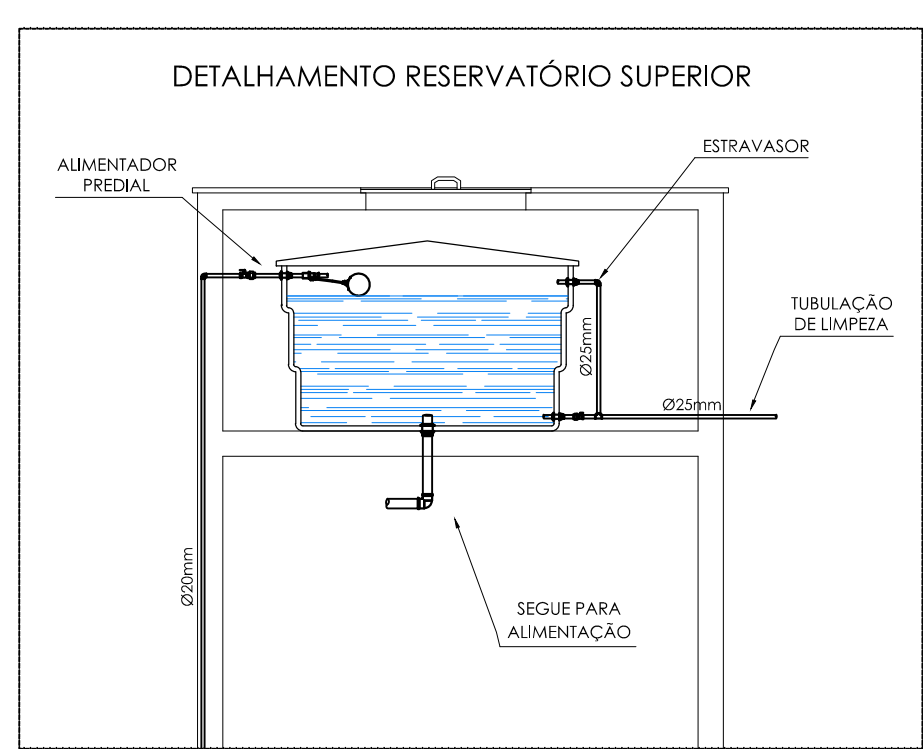

ISOMÉTRICO
BWC FEM.
ESCALA 1/25

| Nº | DESCRIÇÃO | REVISÃO | DATA | PROJETADO | DESENHADO |
|----|-----------|---------|------|-----------|-----------|
| | | | | | |
| | | | | | |
| | | | | | |
| | | | | | |

GOVERNO DO ESTADO DO SERGIPE
SECRETARIA DE ESTADO DO TURISMO - SETUR

SERVIÇO TÉCNICO ESPECIALIZADO PARA A ELABORAÇÃO DE ESTUDOS DE VIABILIDADE E DE PROJETOS BÁSICO E EXECUTIVO PARA A CONTRATAÇÃO DE ATERROS SANITÁRIOS NOS MUNICÍPIOS DE INTERVENÇÃO DO PROGRAMA DE DESENVOLVIMENTO DO TURISMO PRODETUR SERGIPE

PRODUTO 7A - PROJETO EXECUTIVO DAS OBRAS DE ENGENHARIA
PROJETO DE INST. HIDRÁULICAS - CENTRO DE TRIAGEM DE CANINDÉ DE SÃO FCO
PLANTA BAIXA, DETALHES E ISOMÉTRICO

| | | |
|---|------------------|---|
| CONTRATO: 007/2016 | ESCALA: INDICADA | DESENHISTA: MICHEL AWESQUE |
| RESPONSÁVEIS TÉCNICOS: | DATA: JULHO/2019 | DESENHO: 01/02 |
| Engº Adonil de Souza Porto CREA - 5297-D/CE | ARQUIVO: | 01_Planta Baixa_Detalhes e Isométrico.dwg |